


- LEGENDA**
- CALHA FLUORESCENTE
 - ARANDELA
 - PONTO DE LUZ NO TETO
 - TOMADA MÉDIA
 - TOMADA ALTA
 - TOMADA DE TELEFONE
 - INTERRUPTOR SIMPLES
 - INTERRUPTOR 220v
 - INT. 2 SEÇÕES OU MAIS
 - QUADRO DE DISTRIBUIÇÃO
 - ATERRAMENTO
 - ELETRODUTO NO PISO
 - ELET. DE TELEFONIA NO PISO
 - FIO FASE
 - FIO NEÚTRO
 - FIO RETORNO OU PARALELO
 - FIO TERRA
 - RETORNO DA CAMPANHIA
 - ELETRODUTO TETOPAREDE

PLANTA BAIXA - TÉRREO - GINÁSIO POLIESPORTIVO
Escala: 1 / 100 TOMADAS

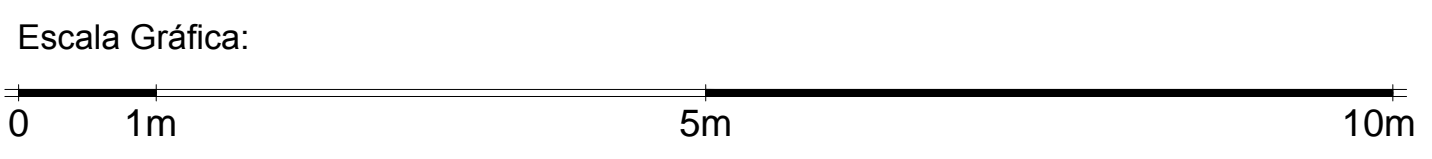

P.M.B.M. SECRETARIA MUNICIPAL DE PLANEJAMENTO URBANO		FOLHA: 02/06
PROJETO DE INSTALAÇÕES ELÉTRICAS		
CONSTRUÇÃO DE GINÁSIO MULTIUSO NO BAIRRO ANO BOM PROJETO ELÉTRICO - TÉRREO		
PROPRIETÁRIO : PREFEITURA MUNICIPAL DE BARRA MANSÁ		
LOCAL : Ano Bom - Barra Mansa - RJ		
QUADRO DE ÁREAS	ZONA	
	USO	
SELO DE APROVAÇÃO PMBM		
COORDENADOR	AUTOR DO PROJETO	DESENHO
	Arq ^o Abimar C. da Cunha	Arq ^o Abimar C. da Cunha
REVISÃO 1	REVISÃO 2	N ^o ART/RRT:
REVISÃO 3	REVISÃO 4	N ^o DO PROJETO:
CARIMBO		APROVAÇÃO SMPU

TODOS OS DIREITOS AUTORAIS RESERVADOS - NÃO PODE SER USADO, COPIADO OU CEDIDO SEM PRÉVIA AUTORIZAÇÃO