


Av. Ver. Antenor Rocha



PLANTA BAIXA - GINÁSIO POLIESPORTIVO
Escala: 1 / 100

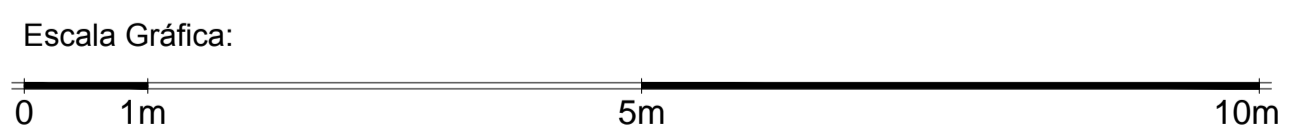

Rua da Imprensa

LEGENDA

- REGISTRO DE LIXEIRA
- REGISTRO DE PRESSÃO
- TORNEIRA BOMBA
- TORNEIRA JARDIM
- COLUNA DE DISTRIBUICAO

NOTAS:
 1 - DIMENSÕES EM METROS.
 2 - TODAS AS COTAS E NÍVEIS DEVERÃO SER CONFERIDOS NO LOCAL.
 3 - PROJETO EM FASE DE MODIFICAÇÃO DEVIDO AS ALTERAÇÕES DE "LAYOUT".

P.M.B.M. SECRETARIA MUNICIPAL DE PLANEJAMENTO URBANO		FOLHA: 01/05	
PROJETO DE INSTALAÇÕES HIDRÁULICAS			
CONSTRUÇÃO DE GINÁSIO MULTIUSO NO BAIRRO ANO BOM HIDRÁULICA - TÉRREO			
PROPRIETÁRIO: PREFEITURA MUNICIPAL DE BARRA MANSA			
LOCAL: Ano Bom - Barra Mansa - RJ			
QUADRO DE ÁREAS		ZONA	
		USO	
		SELO DE APROVAÇÃO PMBM	
COORDENADOR	AUTOR DO PROJETO	DESENHO	
	Arqº Abimar C. da Cunha	Arqº Abimar C. da Cunha	
REVISÃO 1	REVISÃO 2	Nº ART. FORT.	
REVISÃO 3	REVISÃO 4	Nº DO PROJETO	
CARIMBO		APROVAÇÃO SMPU	