




PLANTA BAIXA
WC FEMININO PARA FUNCIONÁRIOS
 ESCALA 1:25

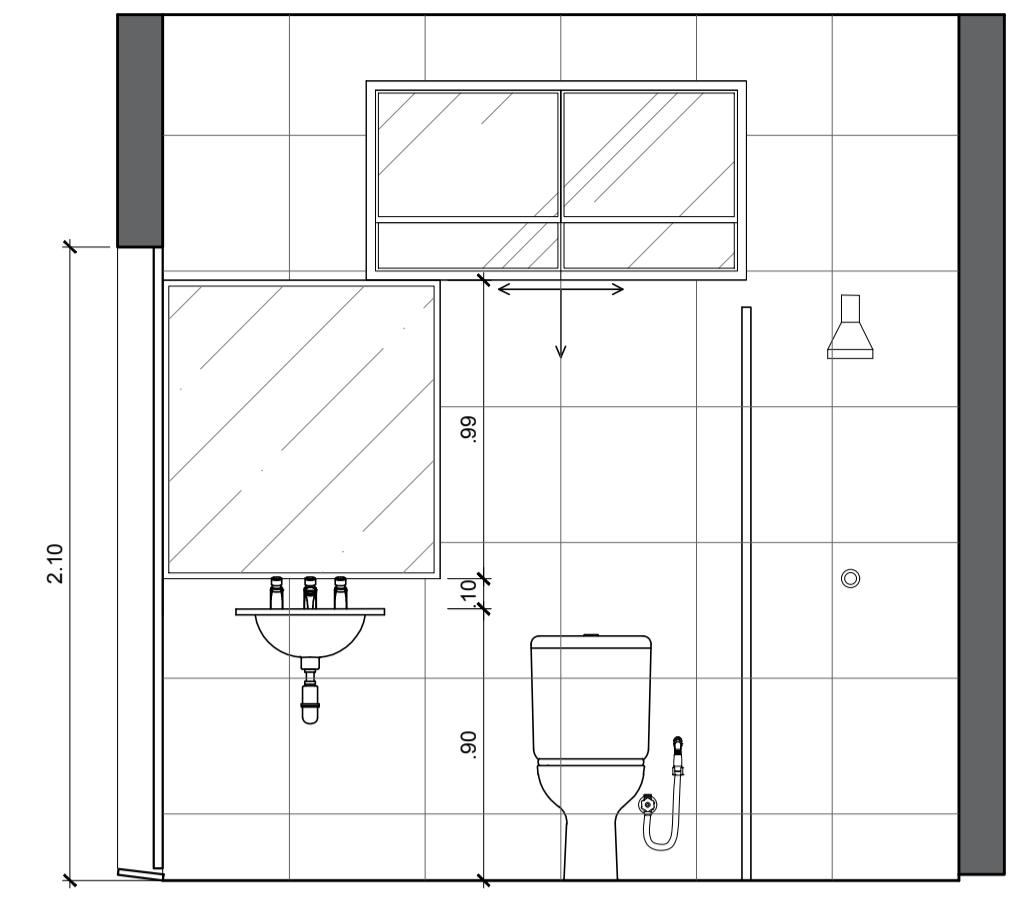


VISTA 1
WC FEMININO PARA FUNCIONÁRIOS
 ESCALA 1:25

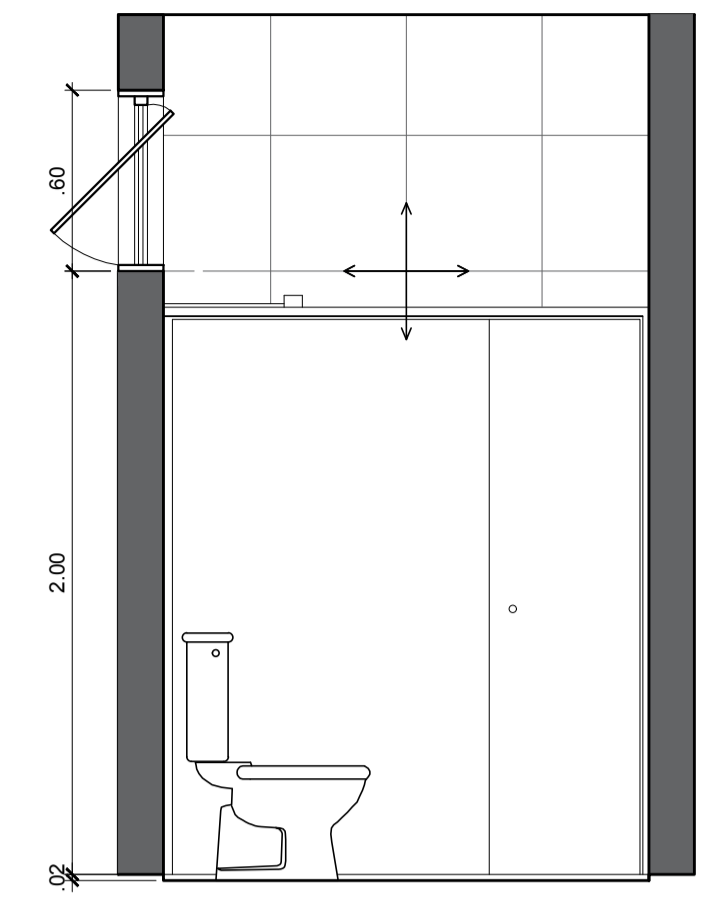


VISTA 2
WC FEMININO PARA FUNCIONÁRIOS
 ESCALA 1:25

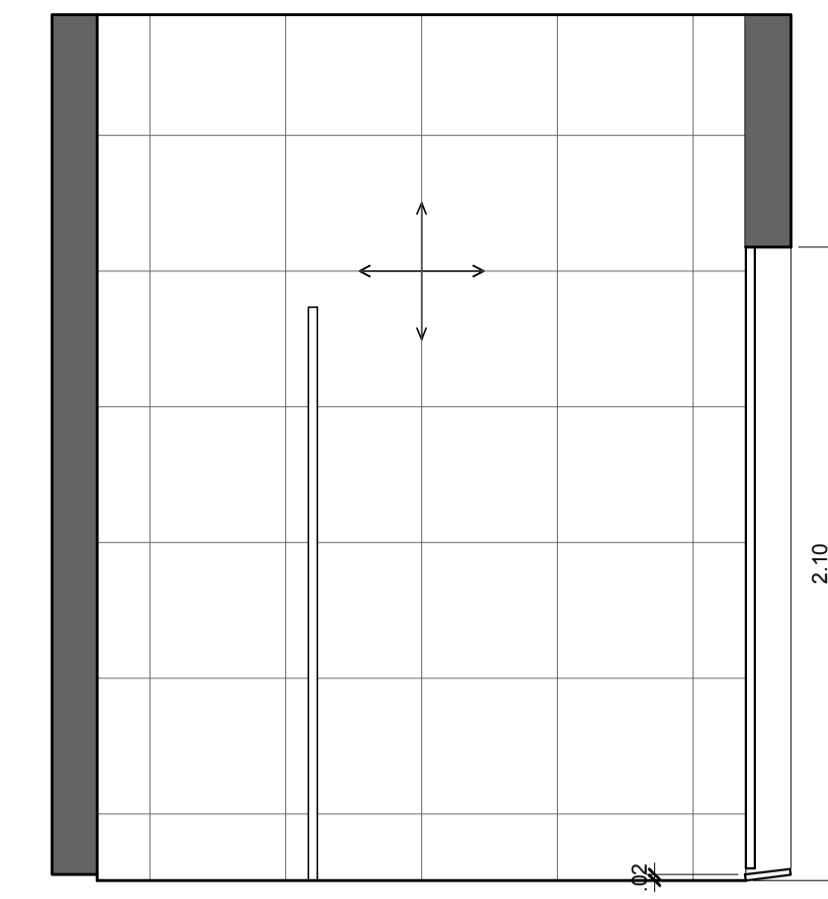


VISTA 3
WC FEMININO PARA FUNCIONÁRIOS
 ESCALA 1:25

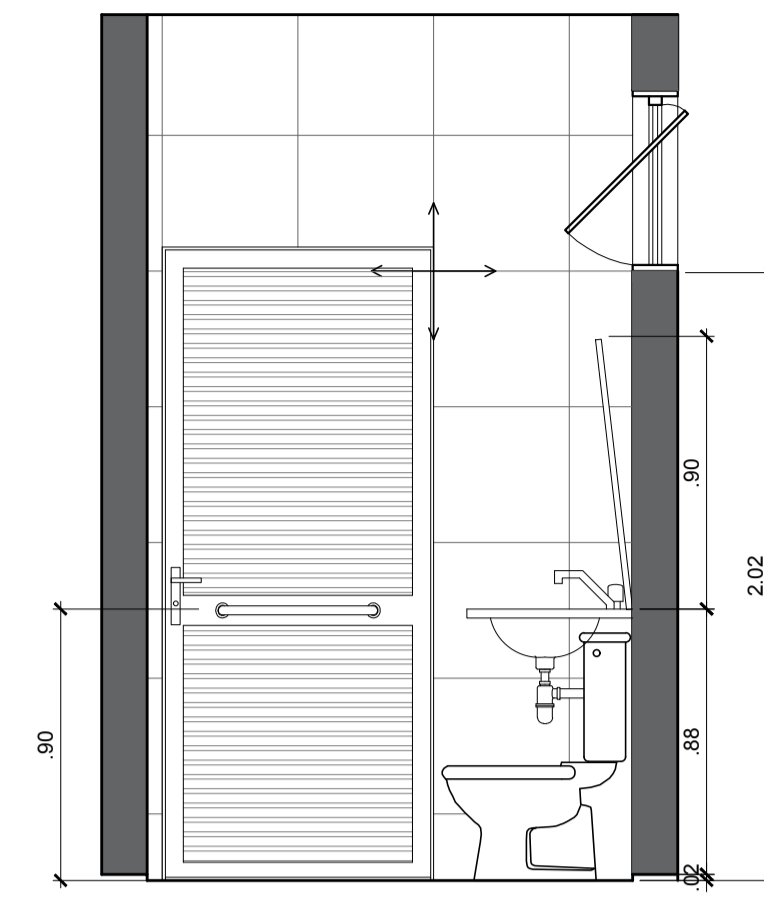


VISTA 4
WC FEMININO PARA FUNCIONÁRIOS
 ESCALA 1:25

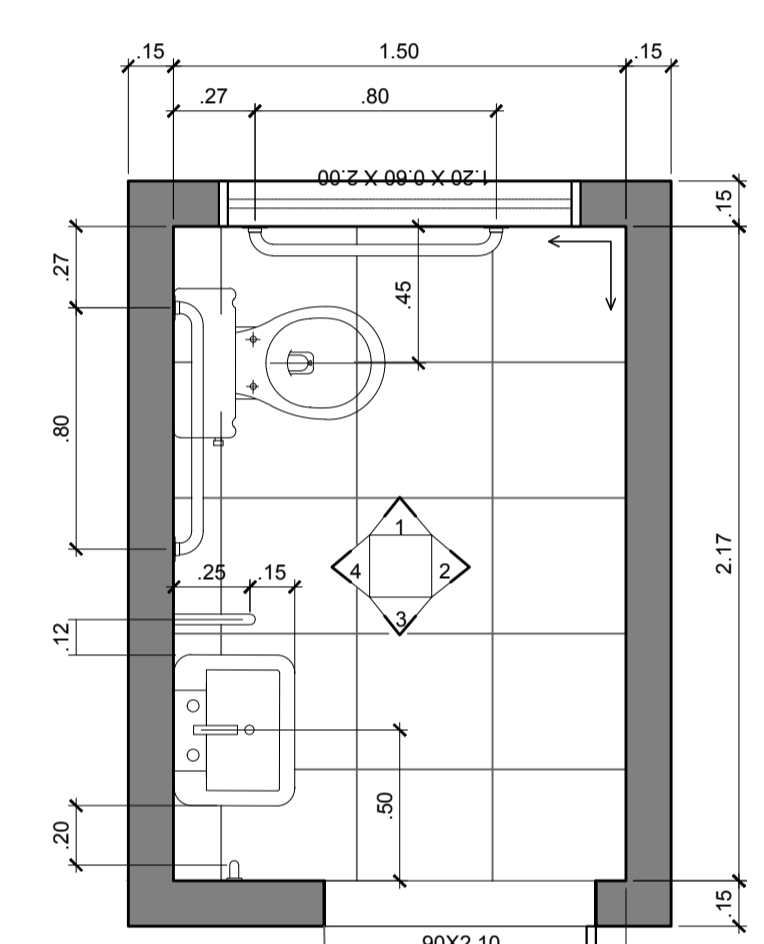


PLANTA BAIXA
WC PÚBLICO FEMININO ADAPTADO P/ PNE
 ESCALA 1:25

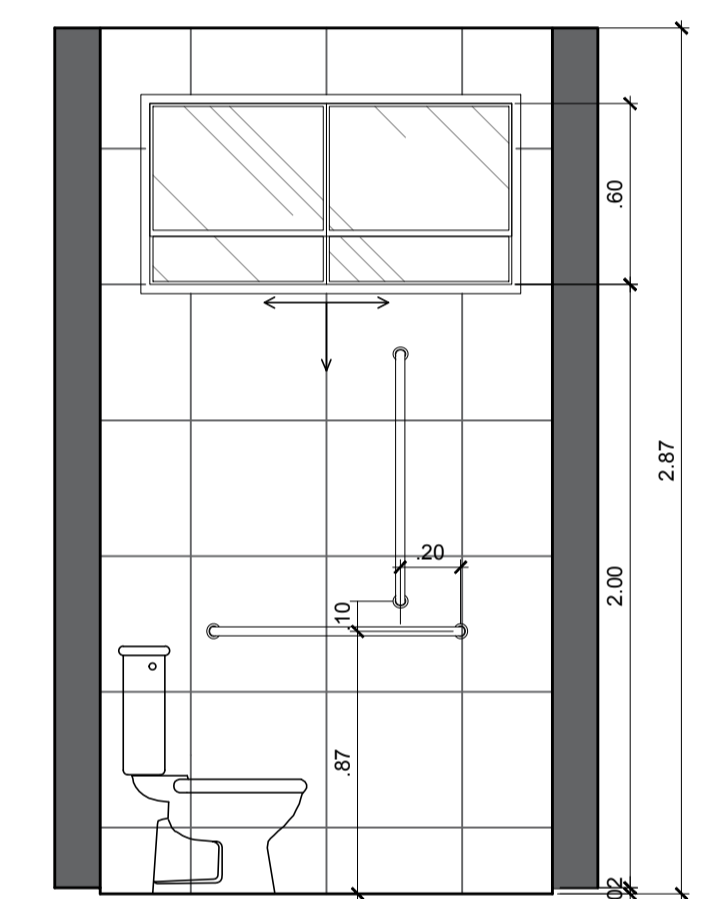


VISTA 1
WC PÚBLICO FEMININO ADAPTADO P/ PNE
 ESCALA 1:25

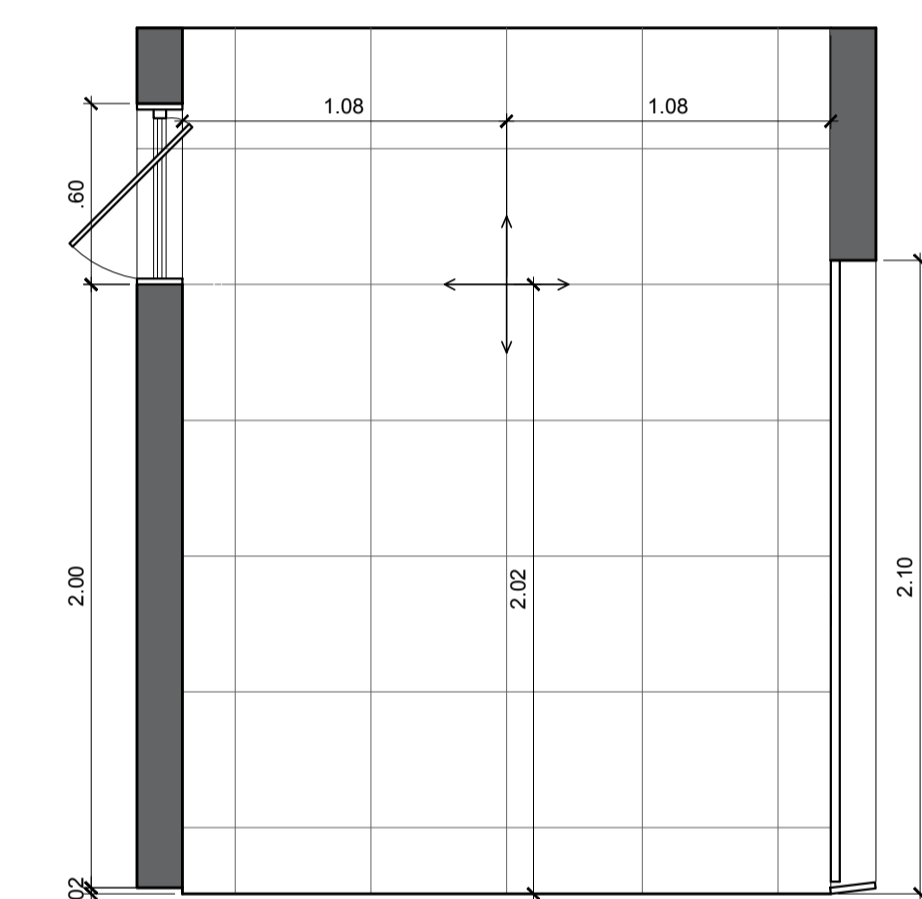


VISTA 2
WC PÚBLICO FEMININO ADAPTADO P/ PNE
 ESCALA 1:25

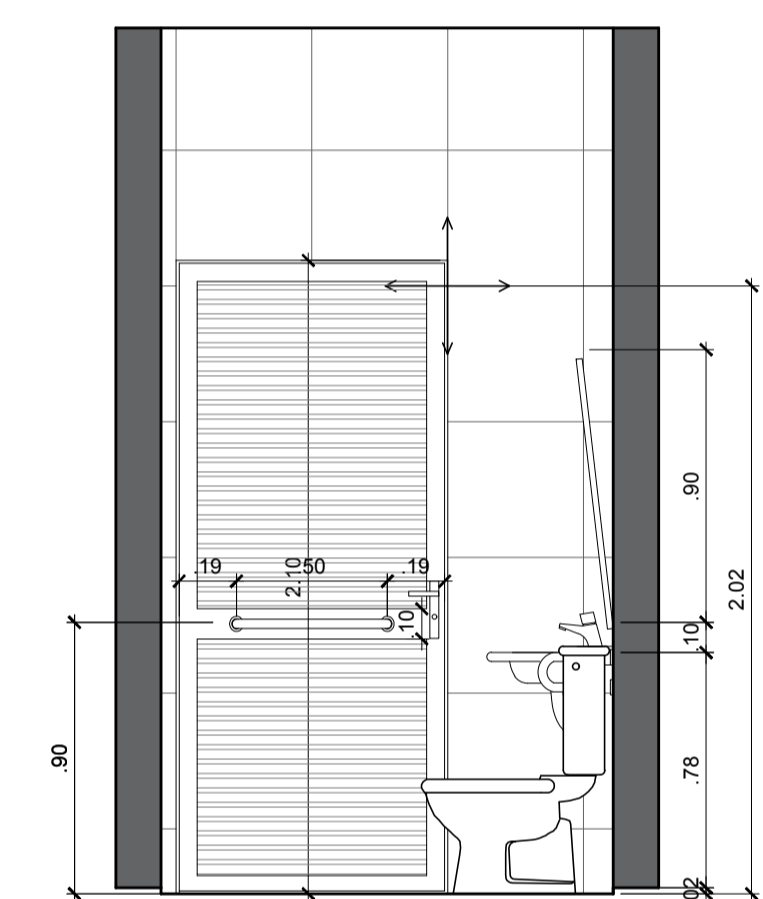


VISTA 3
WC PÚBLICO FEMININO ADAPTADO P/ PNE
 ESCALA 1:25

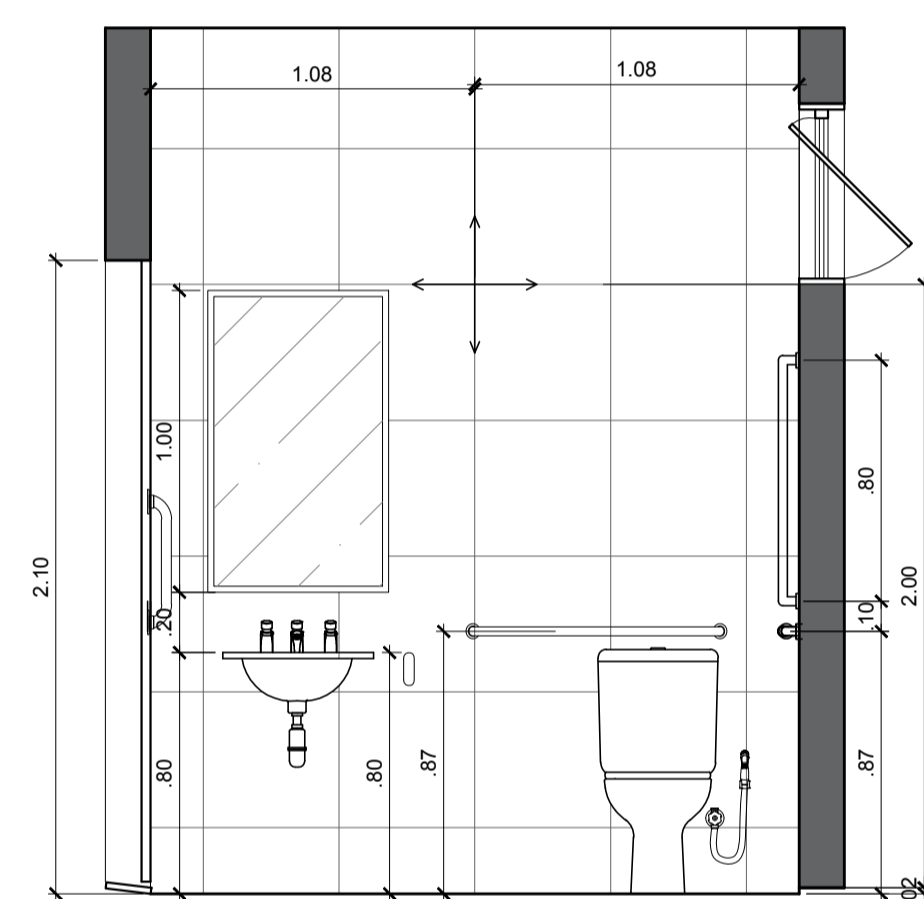


VISTA 4
WC PÚBLICO FEMININO ADAPTADO P/ PNE
 ESCALA 1:25

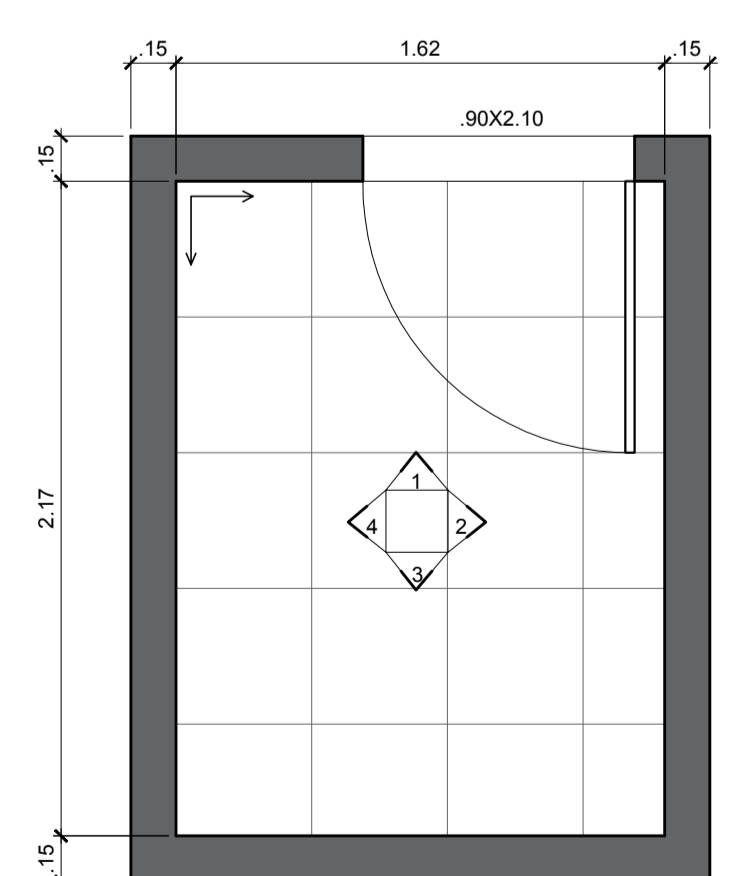


PLANTA BAIXA
DEPÓSITO DE RESÍDUOS SÓLIDOS
 ESCALA 1:25

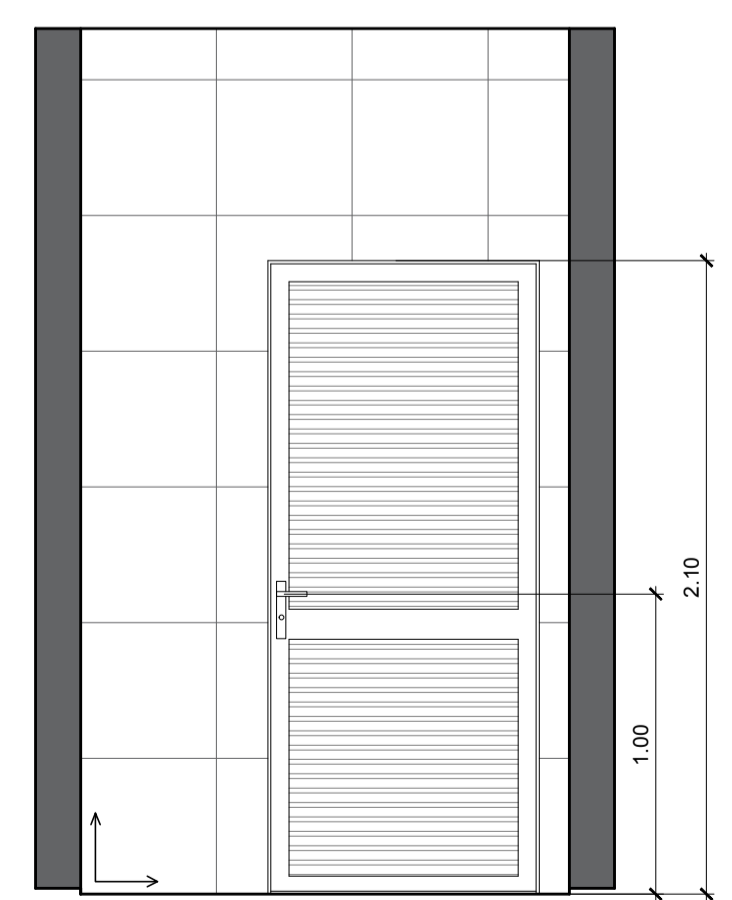


VISTA 1
DEPÓSITO DE RESÍDUOS SÓLIDOS
 ESCALA 1:25

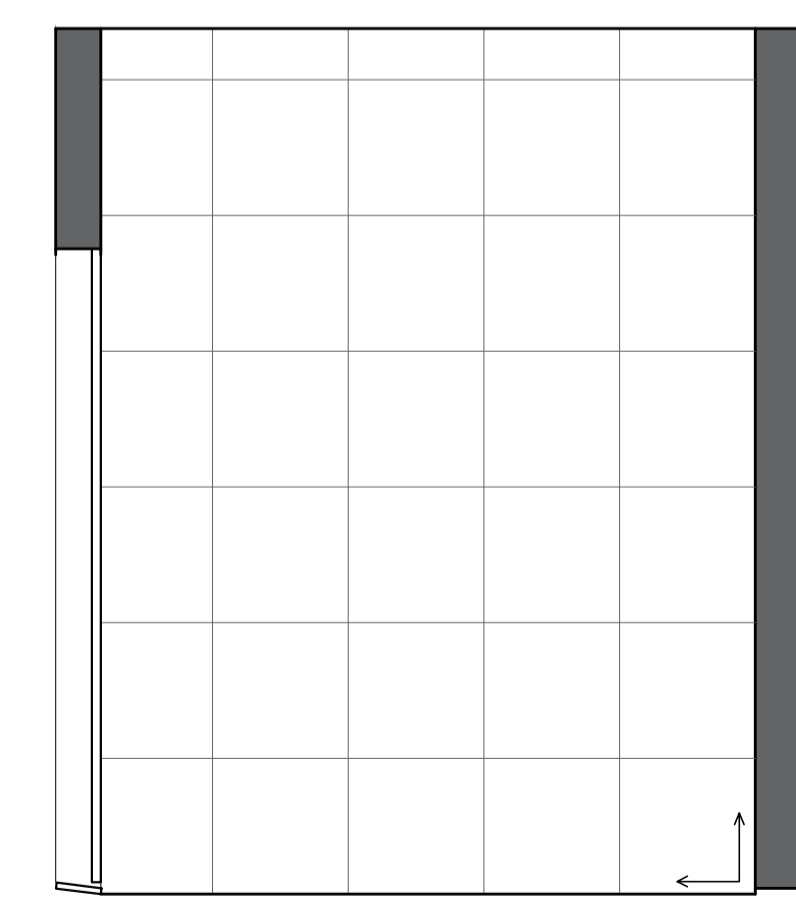

VISTA 2
DEPÓSITO DE RESÍDUOS SÓLIDOS
 ESCALA 1:25

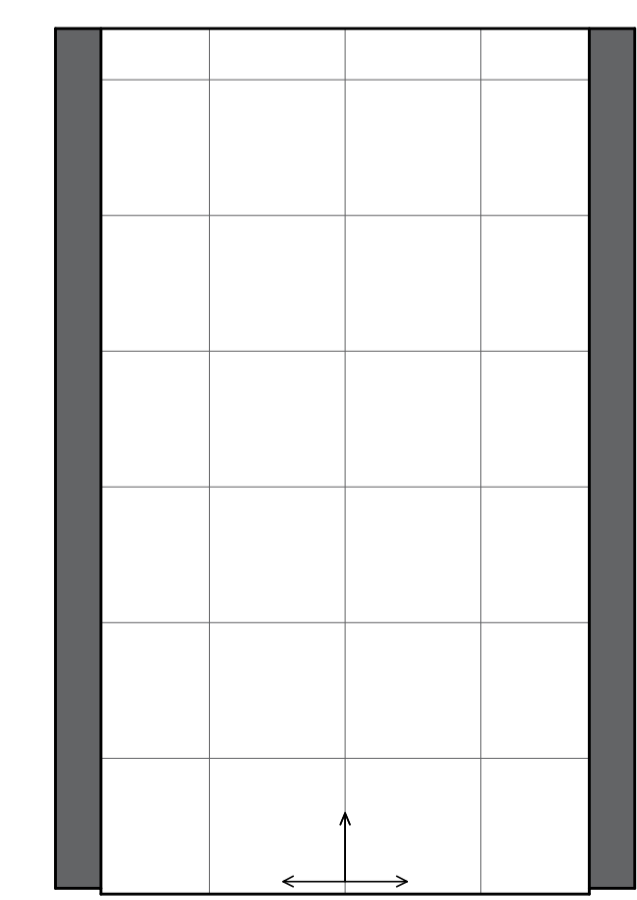

VISTA 3
DEPÓSITO DE RESÍDUOS SÓLIDOS
 ESCALA 1:25

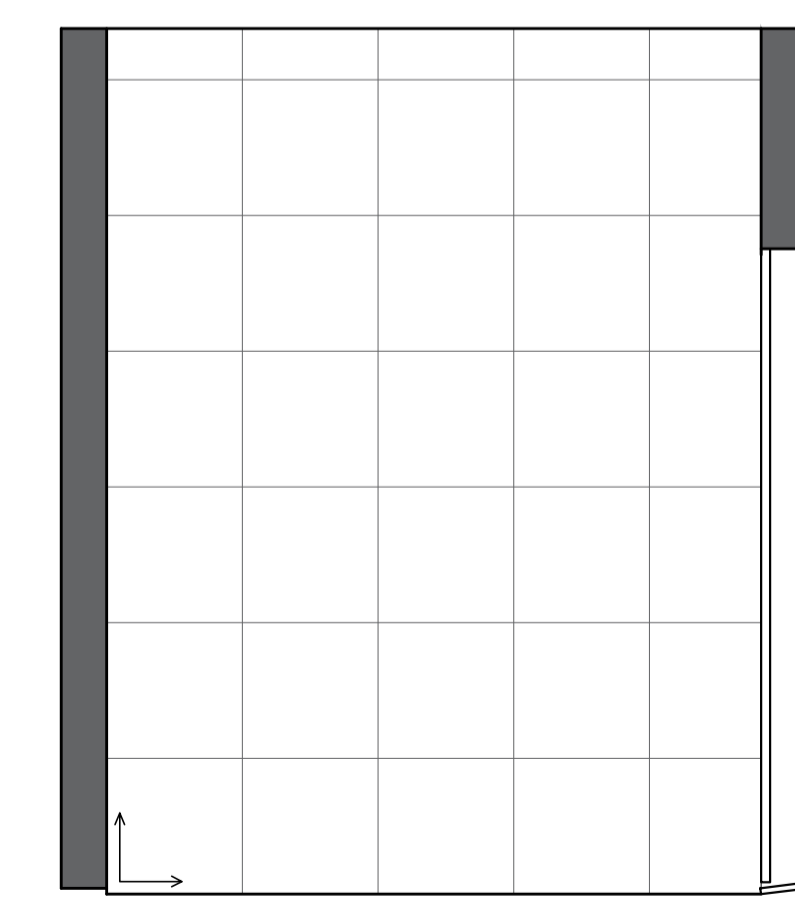

VISTA 4
DEPÓSITO DE RESÍDUOS SÓLIDOS
 ESCALA 1:25

| | |
|-------------------------------------|---|
| P.M.B.M. | SECRETARIA MUNICIPAL DE PLANEJAMENTO URBANO |
| PSF/CREMEB - PROJETO DE ARQUITETURA | FOLHA : DET 02/03 |

DESCRIÇÃO:
 PROJETO DE REFORMA PARA INCLUSÃO DE UNIDADE BÁSICA DE SAÚDE FAMILIAR
LOCALIZAÇÃO: CREMEB - CENTRO DE REFERÊNCIA MÉDICA DE BARRA MANSÁ
ENDEREÇO: RUA TENENTE JOSÉ EDUARDO, Nº 285, ANO BOM, BARRA MANSÁ - RJ
PROPRIETÁRIO: FUNDO MUNICIPAL DE SAÚDE DE BARRA MANSÁ

| | | |
|---|-------------------------------|--|
| QUADRO DE ÁREAS: TOTAL PRÉDIO: 892,78 m² TÉRREO: 433,70 m² 1º PAVIMENTO: 411,95 m² AMPLIAÇÃO: 47,13 m² TOTAL PSF (ÁREA DA REFORMA): 289,05 m² | ZONA | |
| | USO | |
| | SELO DE APROVAÇÃO PMBM | |
| | | |

| | | |
|------------------|-----------|-------------|
| AUTOR DO PROJETO | DESENHO | |
| REVISÃO 1 | REVISÃO 2 | Nº ART/PRJ: |
| REVISÃO 3 | REVISÃO 4 | |

| | |
|----------------|--|
| CARIMBO | APROVAÇÃO SMPU Secretário de Planejamento Urbano |
| | |