


PLANTA BAIXA GERAL PAV. TÉRREO
ESCALA 1:100

- LEGENDA
- ▽ TOMADA EXISTENTE
 - ▶ TOMADA ALTA A EXECUTAR
 - ⊕ CABO FASE
 - ⊖ CABO NEUTRO
 - ⊔ CABO TERRA
- QUANTITATIVO:
- TOMADAS42
 - CALHÃS PARA FIOS177M
 - FIO 2.5mm.....584M

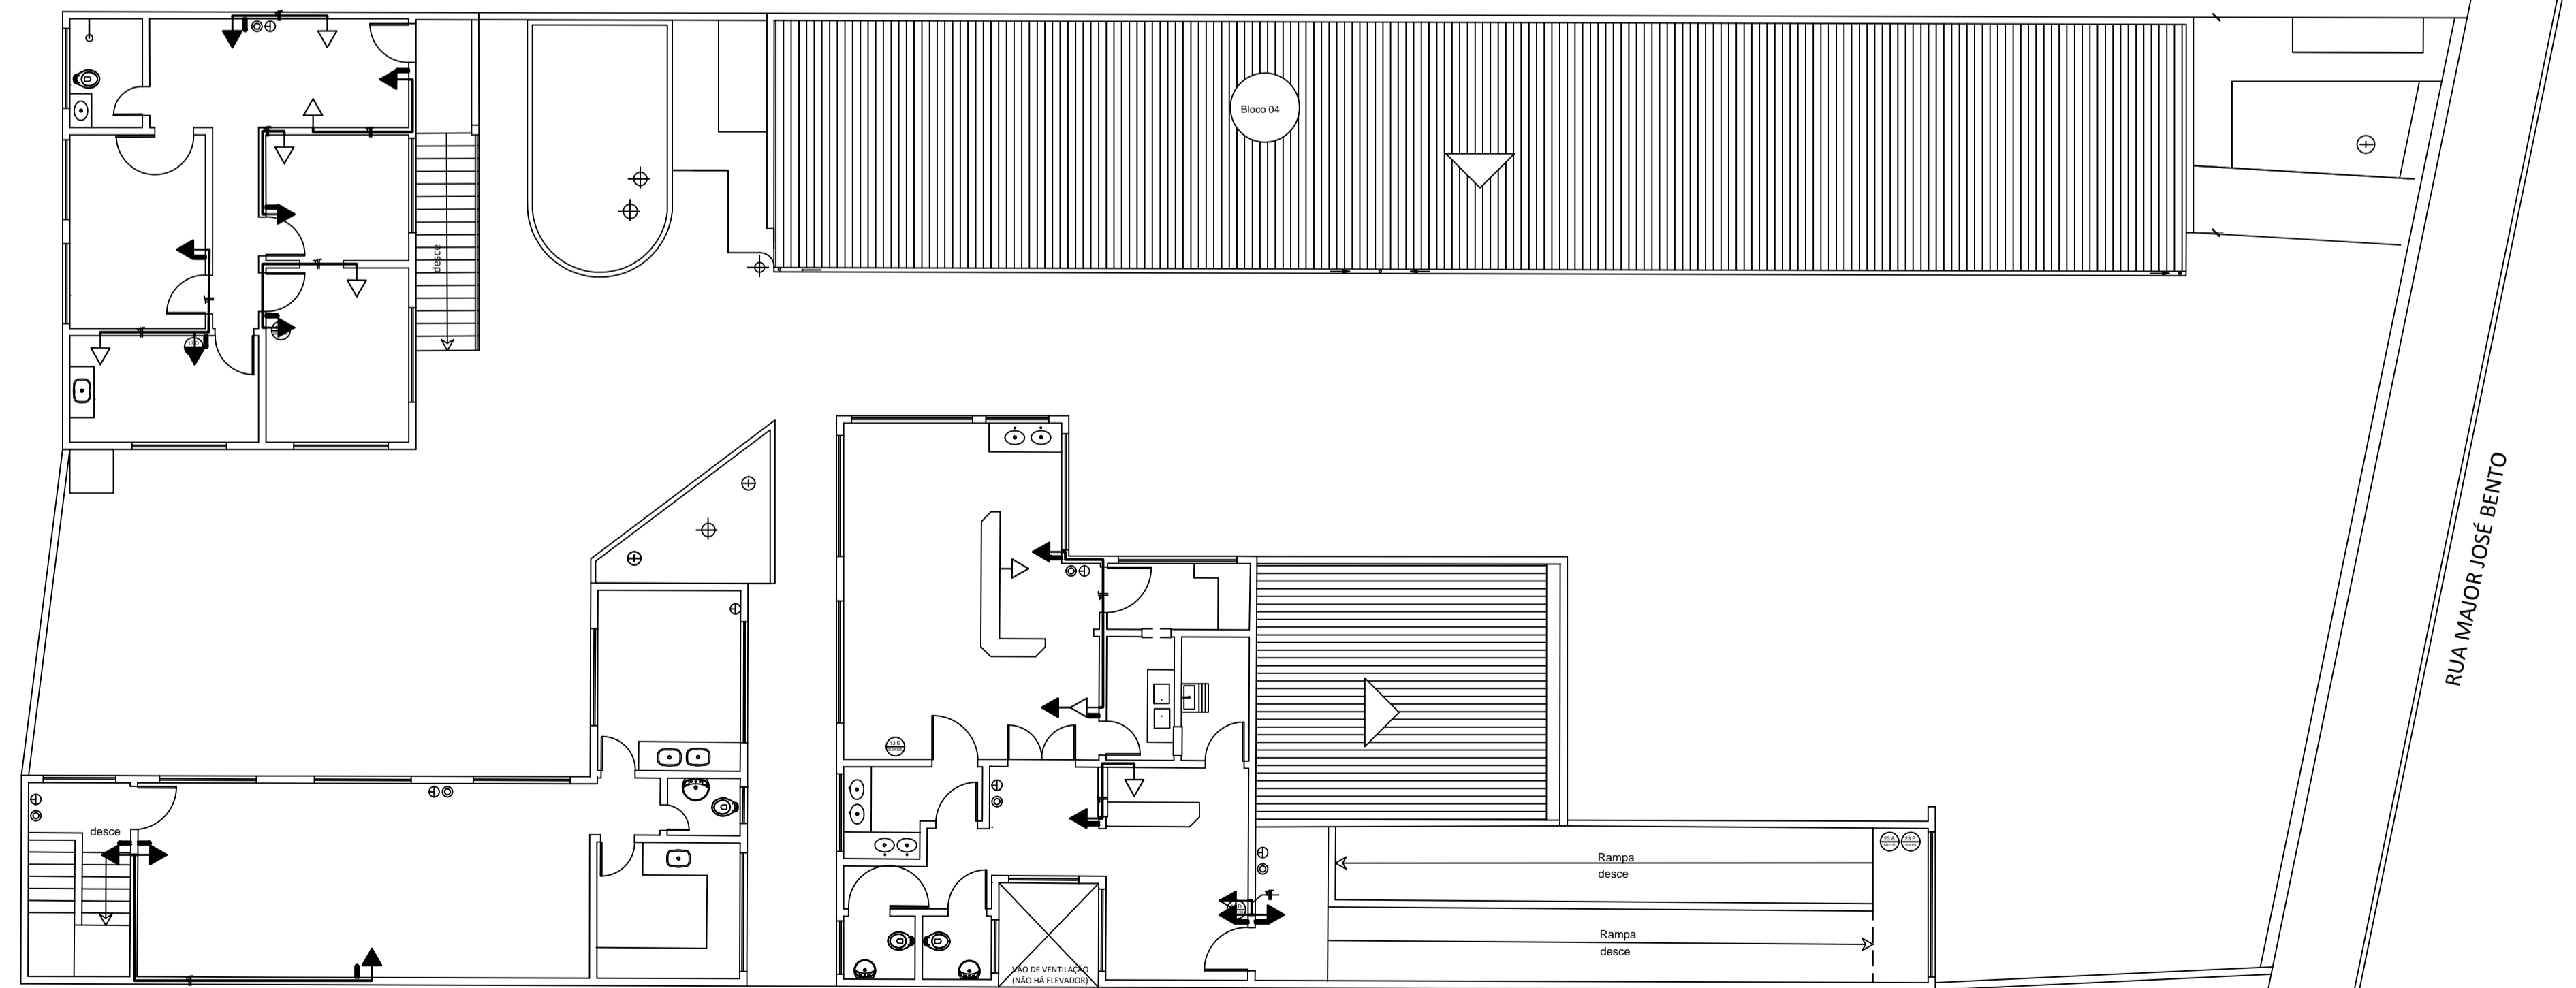

PLANTA BAIXA GERAL PAV. SUPERIOR
ESCALA 1:100

| PROJETO DE SEGURANÇA CONTRA INCÊNDIO E PÂNICO | | |
|---|--|----------------|
| CARTÃO DE IDENTIFICAÇÃO CBMERJ | Folha 1/1 | |
| | PLANTAS BAIXAS TÉRREO E PAVIMENTO SUPERIOR | |
| COMPLEMENTAÇÃO ELÉTRICA PARA LUMINÁRIAS DE EMERGÊNCIA - UNIDADE DE SAÚDE ATIV. HOSPITALAR | | |
| LOCALIZAÇÃO LOCALIZAÇÃO: RUA MAJOR JOSÉ BENTO, N° 1889, VILA BRÍGIDA / VILA NOVA, BARRA MANSA - RJ. CEP: 27.321-001 | | |
| PROPRIETÁRIO: PREFEITURA MUNICIPAL DE BARRA MANSA CNPJ: 28.695.658/0001-84 | | |
| ÁREA DO TERRENO 962,58 m ² BLOCO 01: 77,62 + 77,62 = 155,24 m ² BLOCO 02: 75,00 + 75,00 = 150 m ² BLOCO 03: 175,09 + 140,00 = 315,09 m ² BLOCO 04: 133,68 + 0 = 133,68 m ² ATC: 754,01 m² | | |
| PROJETO DE ARQUITETURA: ARQ.ª VALÉRIA V. M. CAMARGO CAU/BR: A11074-4 | | |
| PROJETO DE SEGURANÇA ARQ.ª E ENG.ª SEG. ROSÁLIA REIS CAU-BR: A92800-3 / CBMERJ: 01-429 | | |
| PROPRIETÁRIO: PREFEITURA MUNICIPAL DE BARRA MANSA | | |
| Escala: INDICADA | Data: AGO/ 2019 | Rev: 02 |
| CBMERJ / DGST | | |